



01 PLANTA BAIXA PAV. TÉRREO
ESC. 1/75

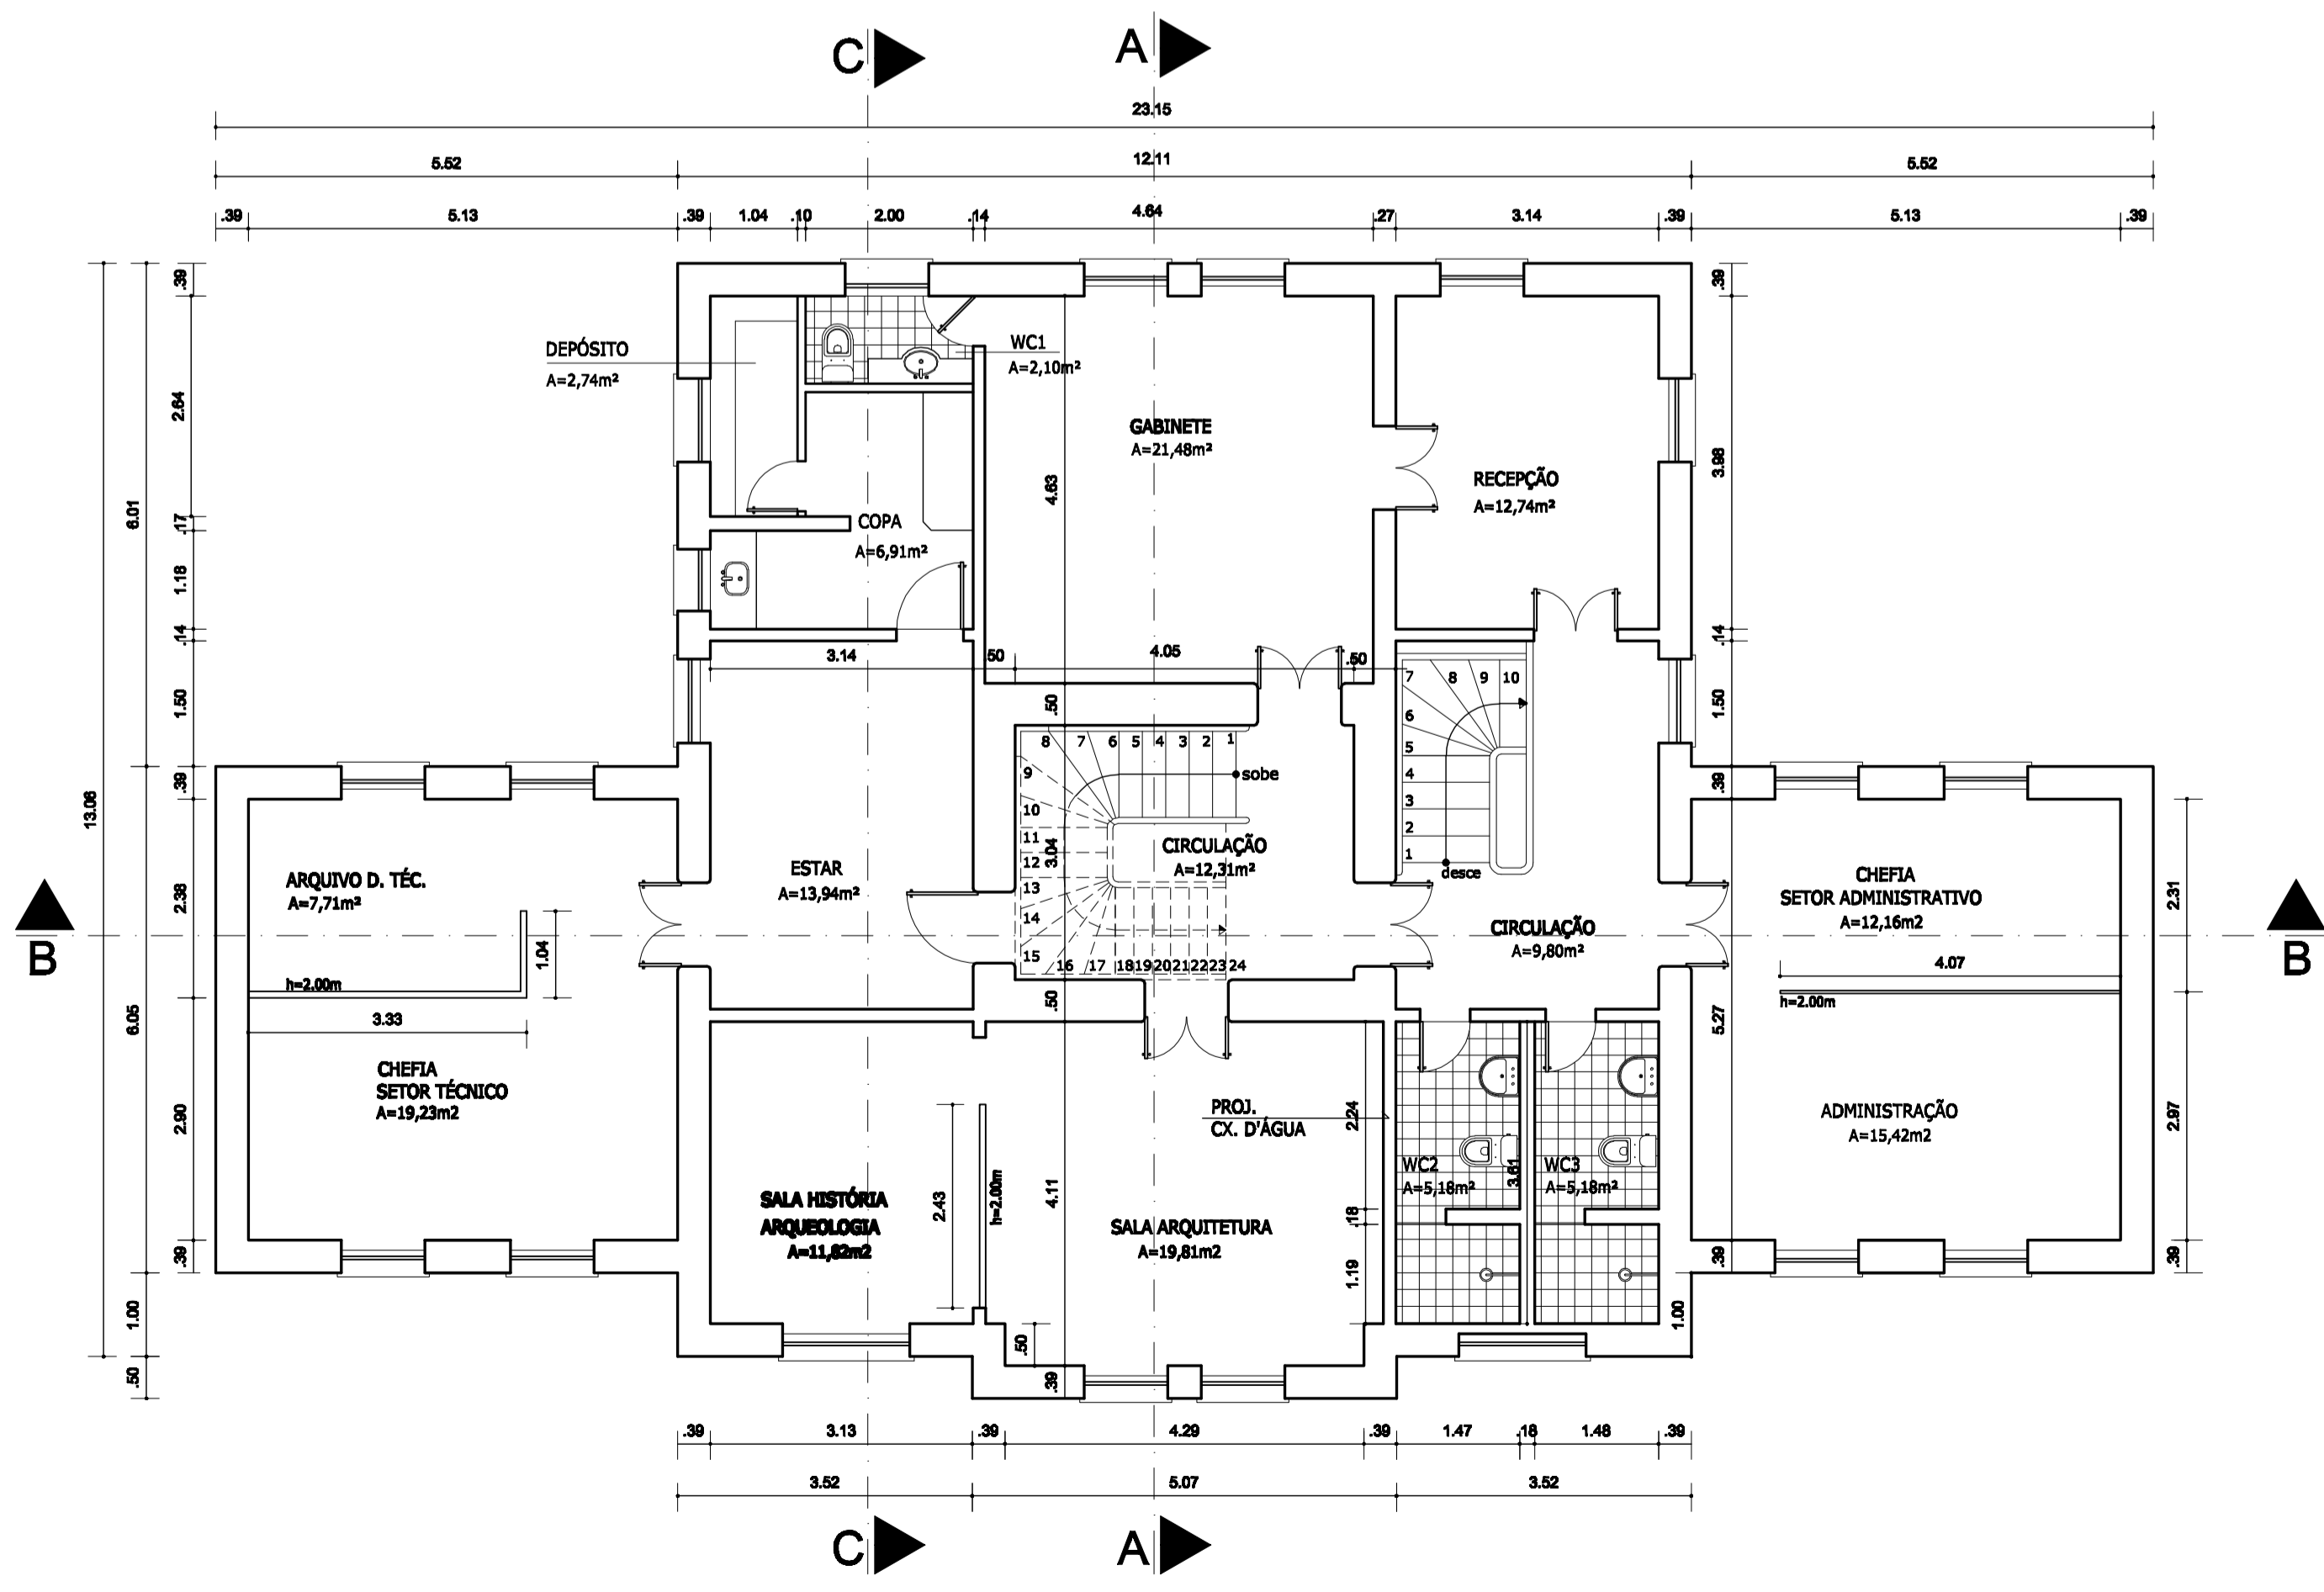

02 PLANTA BAIXA PAV. SUPERIOR
ESC. 1/75

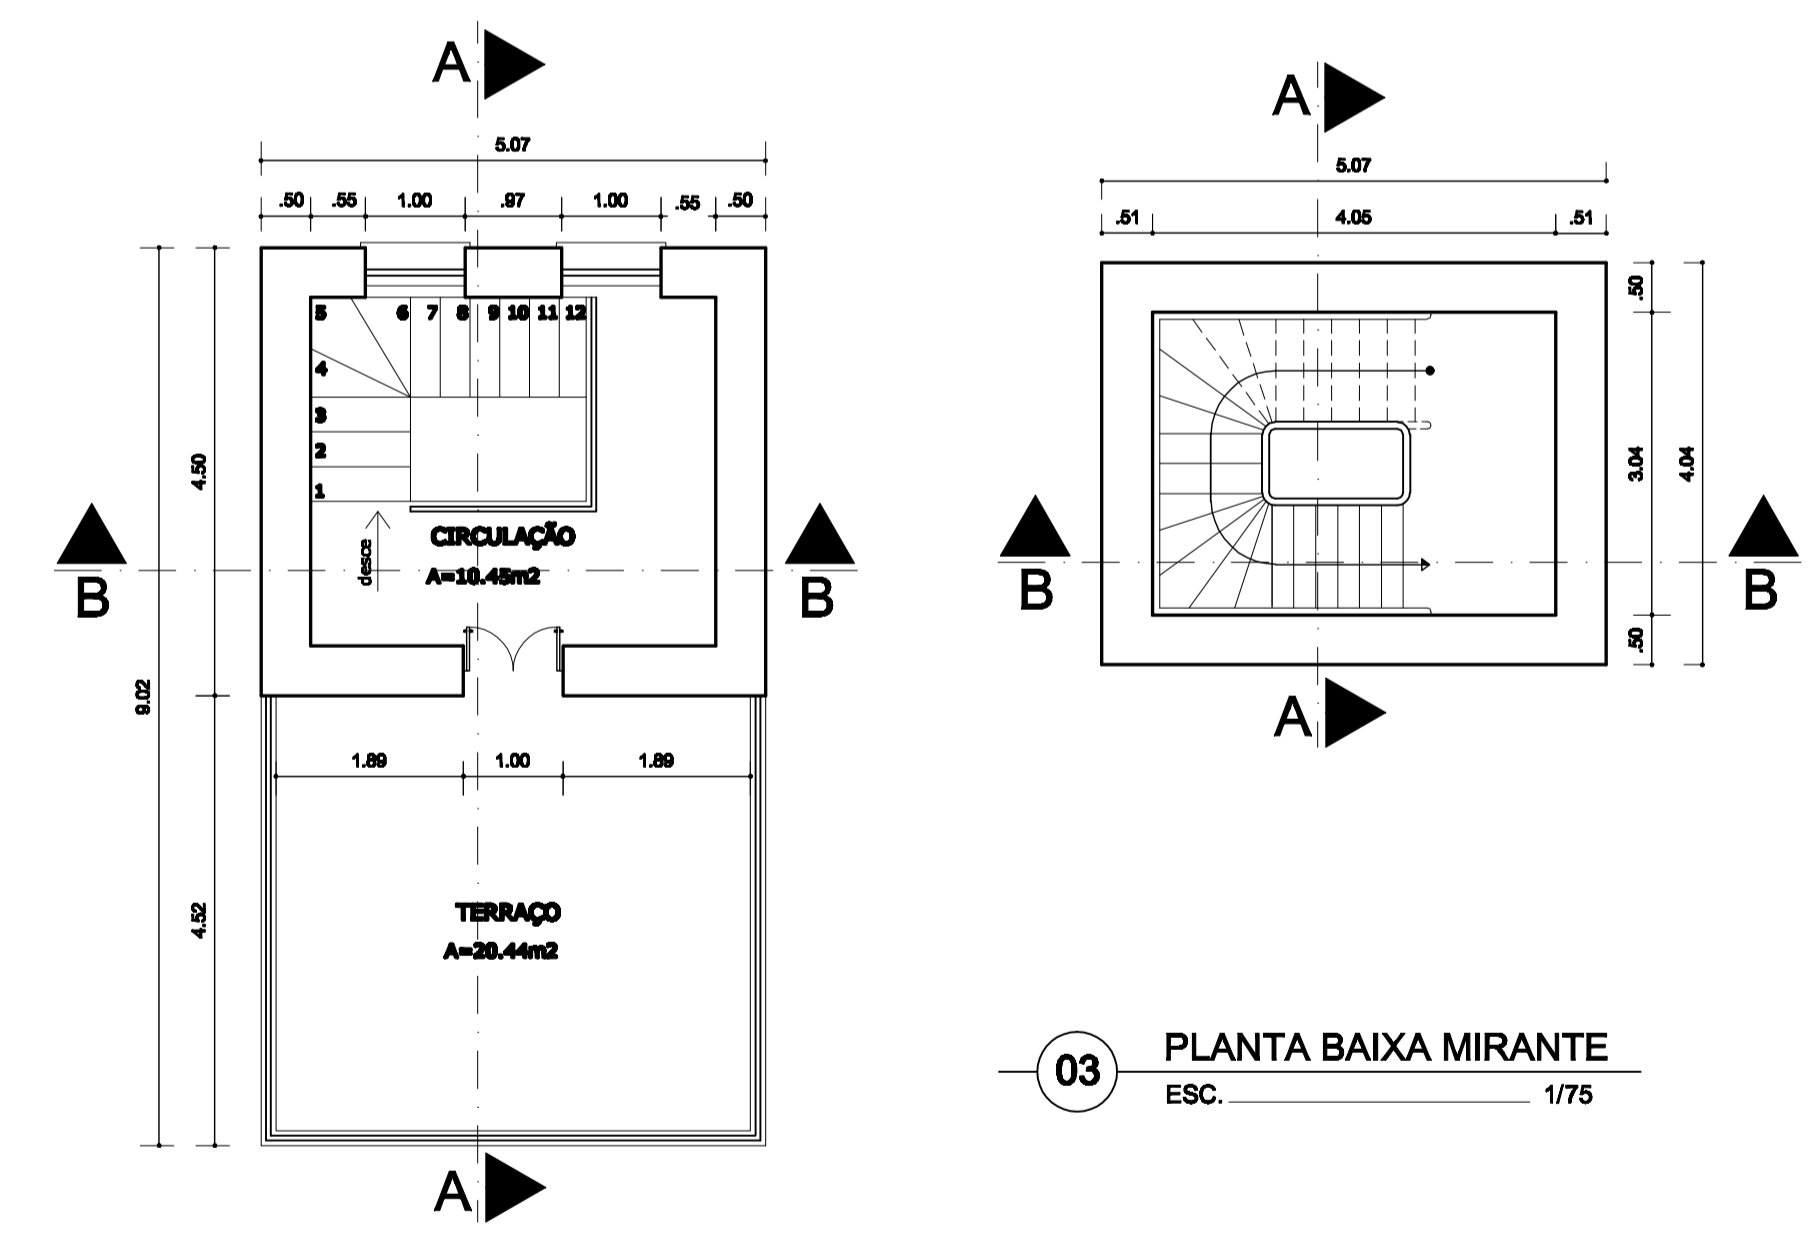

03 PLANTA BAIXA MIRANTE
ESC. 1/75

CREA:
VISTO SUPERINTENDENTE: _____
RESPONSÁVEL TÉCNICO: _____

| | | |
|---|--|---|
|  <p>Superintendência do Iphan no Piauí</p> <p>Responsáveis técnicos: Arq. Murilo Cunha - crea 38.283/CE Arq. Claudiana dos Anjos - crea 2.692/PI</p> | <p>ESTAÇÃO FERROVIÁRIA DE TERESINA Projeto de restauração e adaptação arquitetônica p/ sede do IPHAN no PI</p> <p>Assunto: Projeto executivo de arquitetura</p> <p>Conteúdo: Plantas Baixas</p> | |
| | <p>Localização: Av. Miguel Rome, 2000 Bairro Colonial, Teresina-PI</p> <p>Desenho: Elaine Custódio Felipe Lopes</p> | <p>Escala: 1/75</p> <p>Data: Junho / 2009</p> |

| Item | Descrição | Qtd. |
|------|-----------|------|
| 1 | 01 | 7 |
| 2 | 02 | 7 |
| 3 | 03 | 7 |
| 4 | 04 | 7 |
| 5 | 05 | 7 |
| 6 | 06 | 7 |
| 7 | 07 | 7 |
| 8 | 08 | 7 |
| 9 | 09 | 7 |
| 10 | 10 | 7 |
| 11 | 11 | 7 |
| 12 | 12 | 7 |
| 13 | 13 | 7 |
| 14 | 14 | 7 |
| 15 | 15 | 7 |
| 16 | 16 | 7 |
| 17 | 17 | 7 |
| 18 | 18 | 7 |
| 19 | 19 | 7 |
| 20 | 20 | 7 |